


OBIEKT I MIEJSCE BUDOWY: Budowa zewnętrznej instalacji gazowej oraz instalacji zbiornikowej z naziemnymi zbiornikami 2 x 4850 l na gaz płynny oraz zewnętrzne źródło ciepła Q=200kW do budynku ośrodka zdrowia Zbuczyn ul.Terespolska 15, dz. nr 1474, powiat siedlecki				
TEMAT: Projekt zagospodarowania terenu –koncepcja.				
INWESTOR: Gmina Zbuczyn ul. Jana Pawła II 1 08-106 Zbuczyn				
PROJEKTANT: mgr inż. Iwona Gazda UPRAWNIENIA BUDOWLANE nr MAZ/0390/P00S/13 do projektowania bez ograniczeń w specjalności instalacyjnej w zakresie sieci, instalacji i urządzeń ciepłych, wentylacyjnych, gazowych, wodociągowych i kanalizacyjnych				PODPIS:
STADIUM:	SKALA:	NR RYS.:	BRANŻA:	DATA:
P.T.	1 : 500	1	S	Wrzesień 2023r.

studio inżynierii  
iwona gazda  
ul. Piłsudskiego 56  
08-110 Siedlce  
gazda400@wp.pl  
k. 607 534 107

Legenda:

- 4850 I - projektowany naziemny zbiornik gazu propan butanowego poj. 4850 l x 2szt.
- przewód gazowy dn40PE SDR11 PN16
- strefa zagrożenia wybuchem - R=1,5m
- preizolowane rury c.o. gięte w płaszczu HDPE

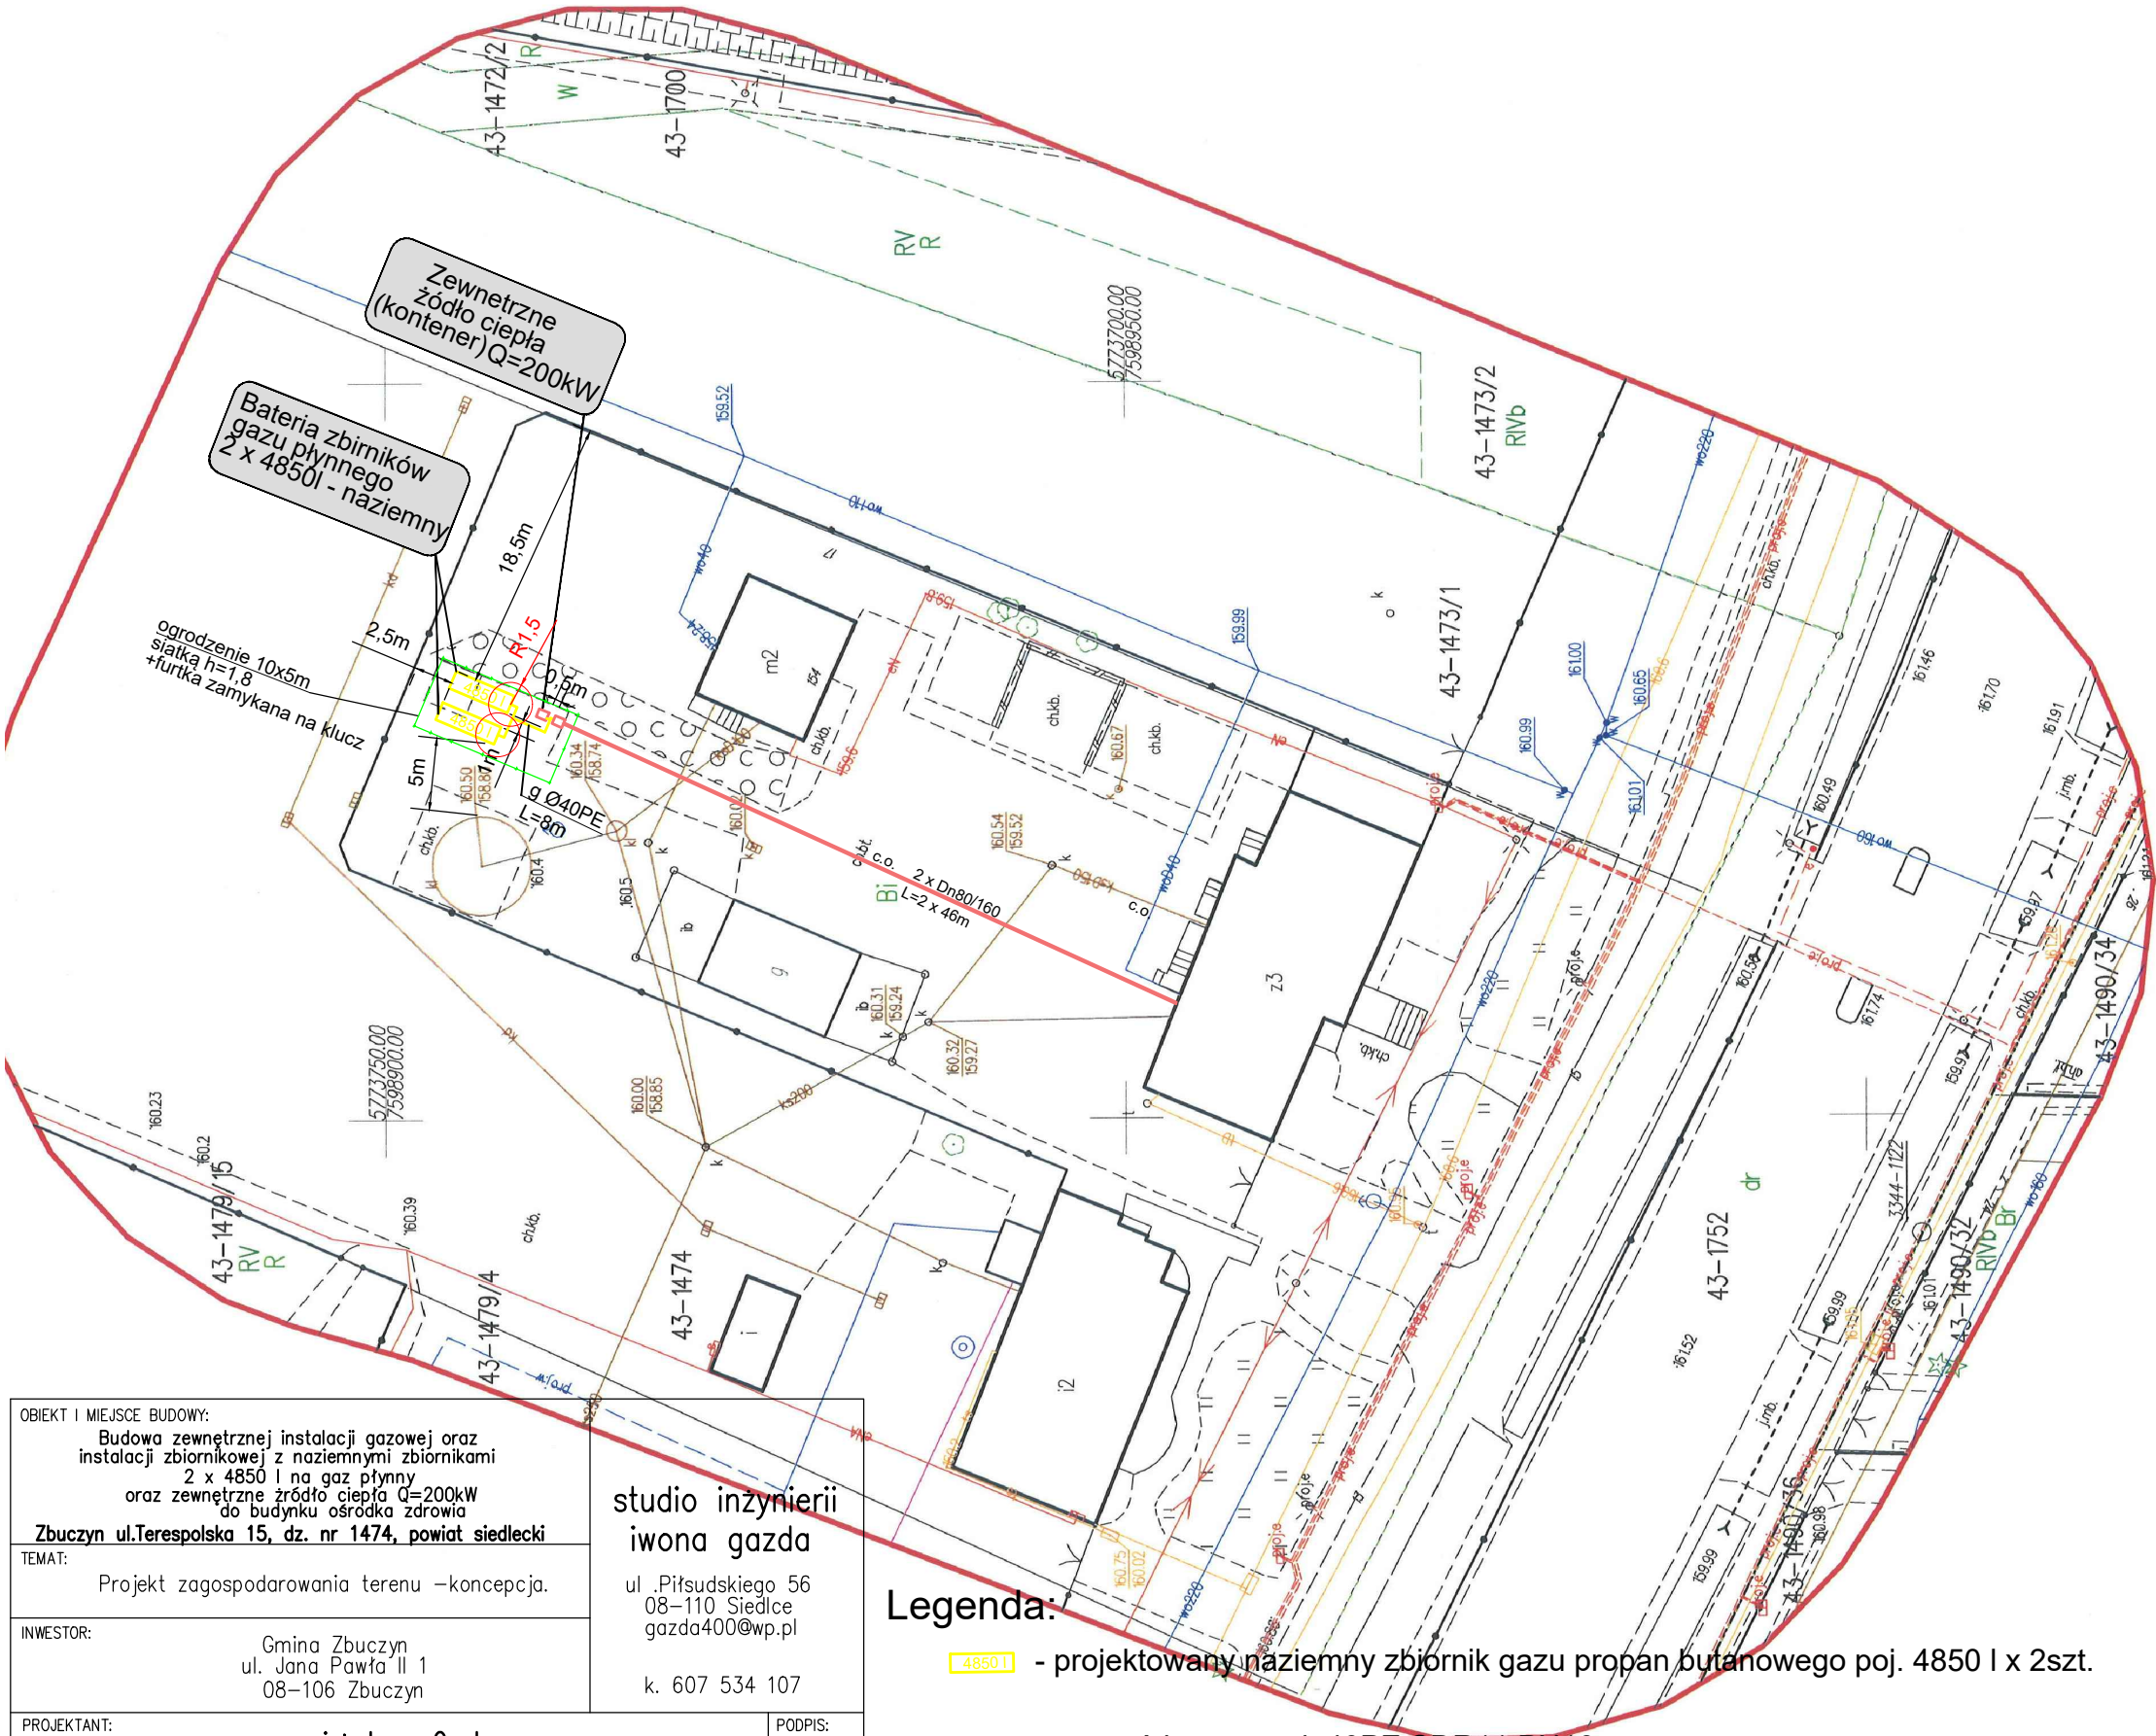

MAPA DO CELÓW PROJEKTOWYCH

OZNACZENIE KANCELARYJNE: G.6640.2256.2023  
L. KS. ROB.: 58/05/2023  
JEDNOSTKA EWID.: 142613\_2\_ ZBUCZYN  
OBREB: 0043 ZBUCZYN  
DZIAŁKA: 43-1474  
UKŁAD WSPÓŁRZĘDNYCH: 2000(7)  
UKŁAD WYSOKOŚCI: PL-EVRF2007 NH  
SKALA 1:500  
DATA WYKONANIA MAPY: 26.05.2023

Mapa wykonana bez ustalenia ograniczonych  
praw rzeczowych ujawnionych w KW.

USŁUGI GEODEZYJNE

Wojciech Zawadzki  
ul. Brzeska 76: 08-110 Siedlce  
NIP:821-135-74-24 REG:142277585  
tel 509 033 013 e-mail:hiim@nanida.net

Poświadczam, że niniejszy dokument został opracowany w wyniku prac geodezyjnych i kartograficznych, których rezultaty zawiera operat techniczny pozytywnie zweryfikowany. Jednocześnie informuję, że jestem świadomy odpowiedzialności karnej za złożenie fałszywego oświadczenia.	
Identyfikator zgłoszenia prac geodezyjnych	G.6640.2256.2023
Organ służby geodezyjnej, który otrzymał zgłoszenie	STAROSTA SIEDLECKI
Wykonawca prac geodezyjnych	Usługi Geodezyjne Wojciech Zawadzki
Data sporządzenia dokumentu pozytywnie weryfikacji	Prof. dr hab. inż. Weryfikacji G.6640.2256.2023_I z dnia 31.05.2023
Imię i nazwisko oraz nr uprawnień zawodowych kierownika prac	Wojciech Zawadzki Nr uprawnień 106371