



Gmina 142613_2 Zbuczyn
Obręb: 0043 Zbuczyn
Skala 1:500

Arkusz 13

Proj. sieć gazowa

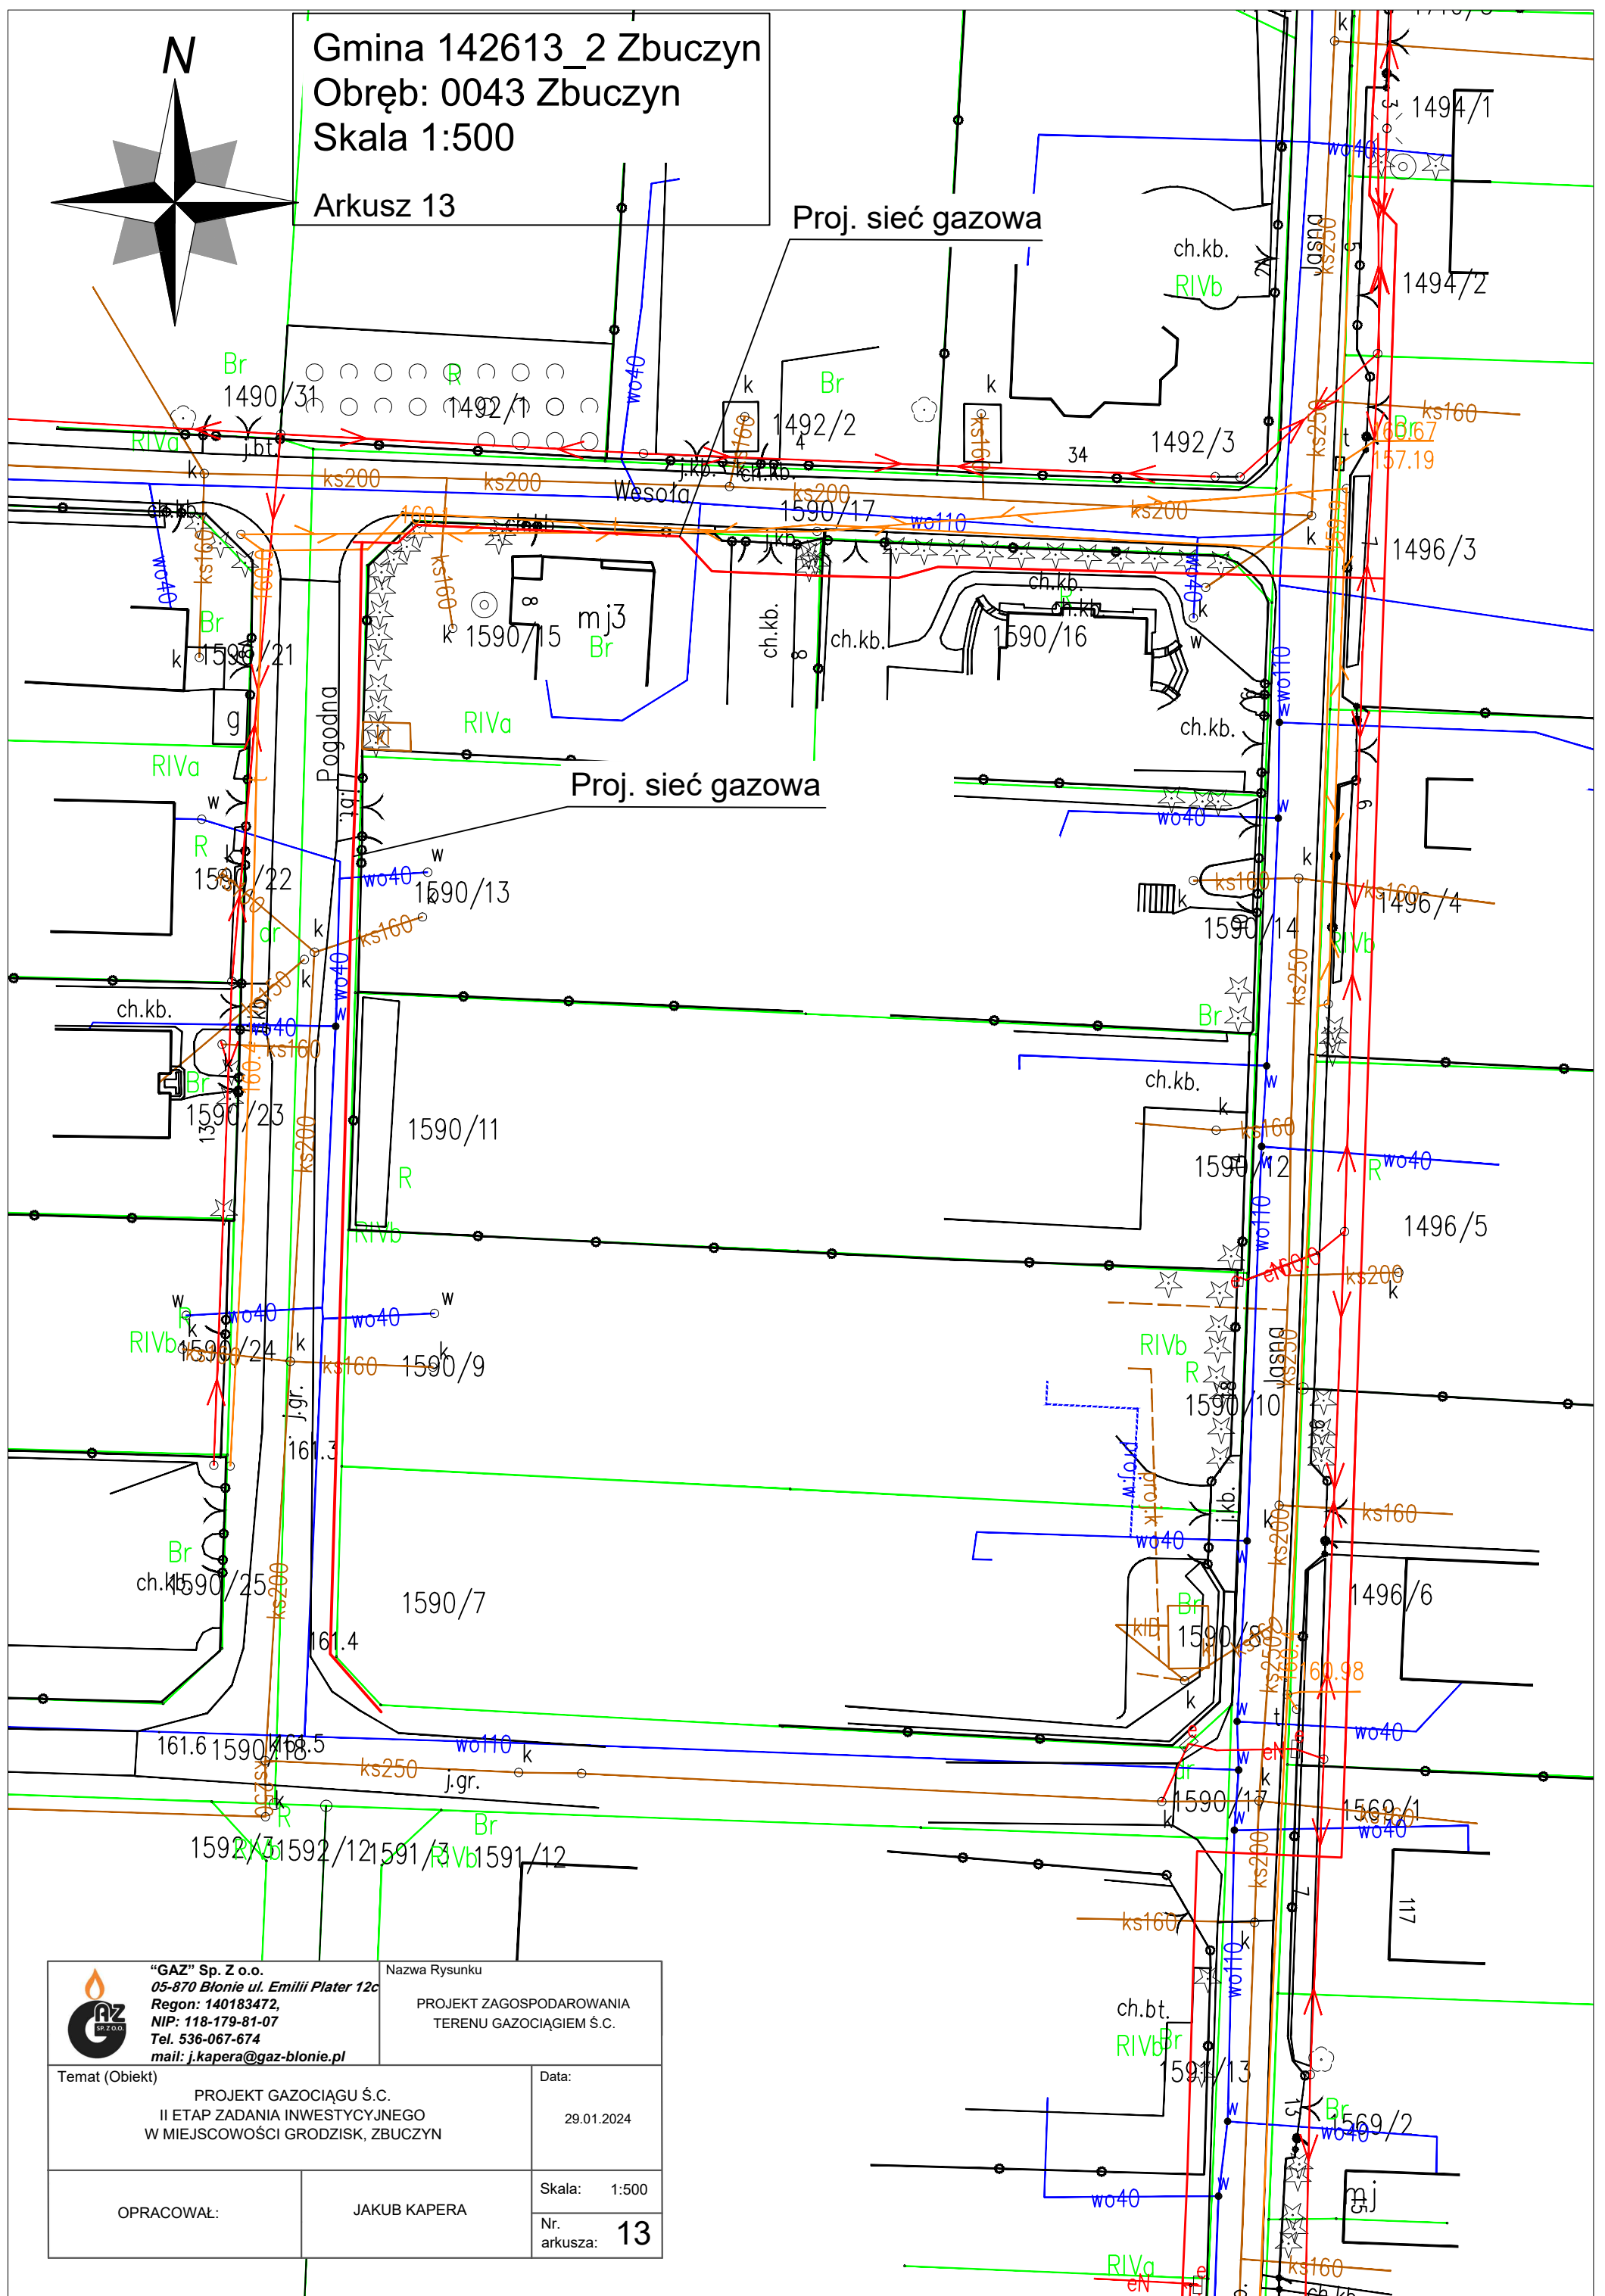

 "GAZ" Sp. z o.o. 05-870 Blonie ul. Emilii Plater 12c Regon: 140183472, NIP: 118-179-81-07 Tel. 536-067-674 mail: j.kapera@gaz-blonie.pl	Nazwa Rysunku PROJEKT ZAGOSPODAROWANIA TERENU GAZOCIĄGIEM Ś.C.
	Temat (Obiekt) PROJEKT GAZOCIĄGU Ś.C. II ETAP ZADANIA INWESTYCYJNEGO W MIEJSCOWOŚCI GRODZISK, ZBUCZYN
OPRACOWAŁ: JAKUB KAPERA	Skala: 1:500 Nr. arkusza: 13